

MAPA DO CELÓW PROJEKTOWYCH

Skala 1: 500

m.Tarnów 126301_1

ul.Rozwojowa, obręb 0247 dz. 1/269

Sekcja: 7.124.20.18.2.4, 7.124.20.18.4.1 — — — zakres opracow.

ID Pracy: GOD.6640.155.2019

Układ współrzędnych: "2000"

Poziom odniesienia: Adriatyk

Licencja nr: GOD.6640.155.2019_1263_K05

Tarnów, dn. 20.02.2019r.

Zaktualizowano w terenie na dzień 19.02.2019r.

Niniejsza mapa została wykonana bez ustalania obciążeń dotyczących służebności gruntowych.

Mapa do celów projektowych zawiera w swojej treści nowe projekty uzgodnione przez ZUDP.

W zakresie mapy brak jest ustalonego MPZP.

Wykonawca:

PROSURV Paweł Chacaga
38-300 Gorlice, ul. Słowackiego 13
tel. 604 237 136 www.prosurv.pl
NIP 7382092943 REGON 367175420


GEODETA UPRAWNIONY

mgr inż. Paweł Chacaga
uprawnienia nr 22830

ZA ZGODNOŚĆ Z ORYGINAŁEM KOPII MAPY ZASADNICZEJ
DO CELÓW PROJEKTOWYCH PRZYJĘTEJ DO
POWIATOWEGO ZASOBU GEODEZYJNEGO W DNIU
04.03.2019 r. I ZAEWIDENCJONOWANA POD NUMEREM :
P.1263.2019.244

LEGENDA:

- ZAKRES INWESTYCJI, DZIAŁKA 1/269
- ELEMENTY PRZEZNACZONE DO ROZBIÓRKI
- PROJEKTOWANE UTWARDZENIA TERENU Z KOSTKI BETONOWEJ
- PROJEKTOWANA OPASKA WOKÓŁ BUDYNKU
- ISTNIEJĄCE WEJŚCIA I WJAZDY NA DZIAŁKĘ
- BUDYNEK OBJEKT TERMOMODERNIZACJĄ, PRZEBUDOWĄ I REMONTEM
- ISTNIEJĄCE WEJŚCIA DO BUDYNKU
- PROJEKTOWANE RZĘDNE TERENU
- PROJEKTOWANY POZIOM POSADZKI
- PRZYŁĄCZE KANALIZACJI DESZCZOWEJ odc. KDistn.-KD1 PVCØ315x9.2mm
- ZEWNETRZNA INSTALACJA KANALIZACJI DESZCZOWEJ PVCØ250x7.3mm odc. od KD1 do KD6 i od KD1 do KD11 PVCØ200x5.9mm odc. od KD6 do KD10 i od KD11 do KD16 PVCØ160x4.7mm odc. połączeniowe od włączników ulicznych i rynien spustowych do kanałów deszczowych
- STUDNIA REWIZYJNA (KONTROLNA) BET.Ø1200MM ozn. KD1
- STUDNIA REWIZYJNA BET.Ø1000MM ozn. KD2
- STUDNIA INSPEKCYJNA PPØ425MM
- SEPARATOR LAMELOWY ZINTEGROWANY Z OSADNIKIEM ESL-H 6/60/600, śr. wew 1200mm
- RURA OSŁONOWA DWUDZIELNA NA KABELE ENERGETYCZNE TELETECHNICZNE L-3M
- ZEWNETRZNA INSTALACJA GAZOWA PE100 SDR11 RC Ø32x3.0MM
- ZEWNETRZNA INSTALACJA KANALIZACJI SANITARNEJ
- STUDNIA BETONOWA
- STUDNIA INSPEKCYJNA

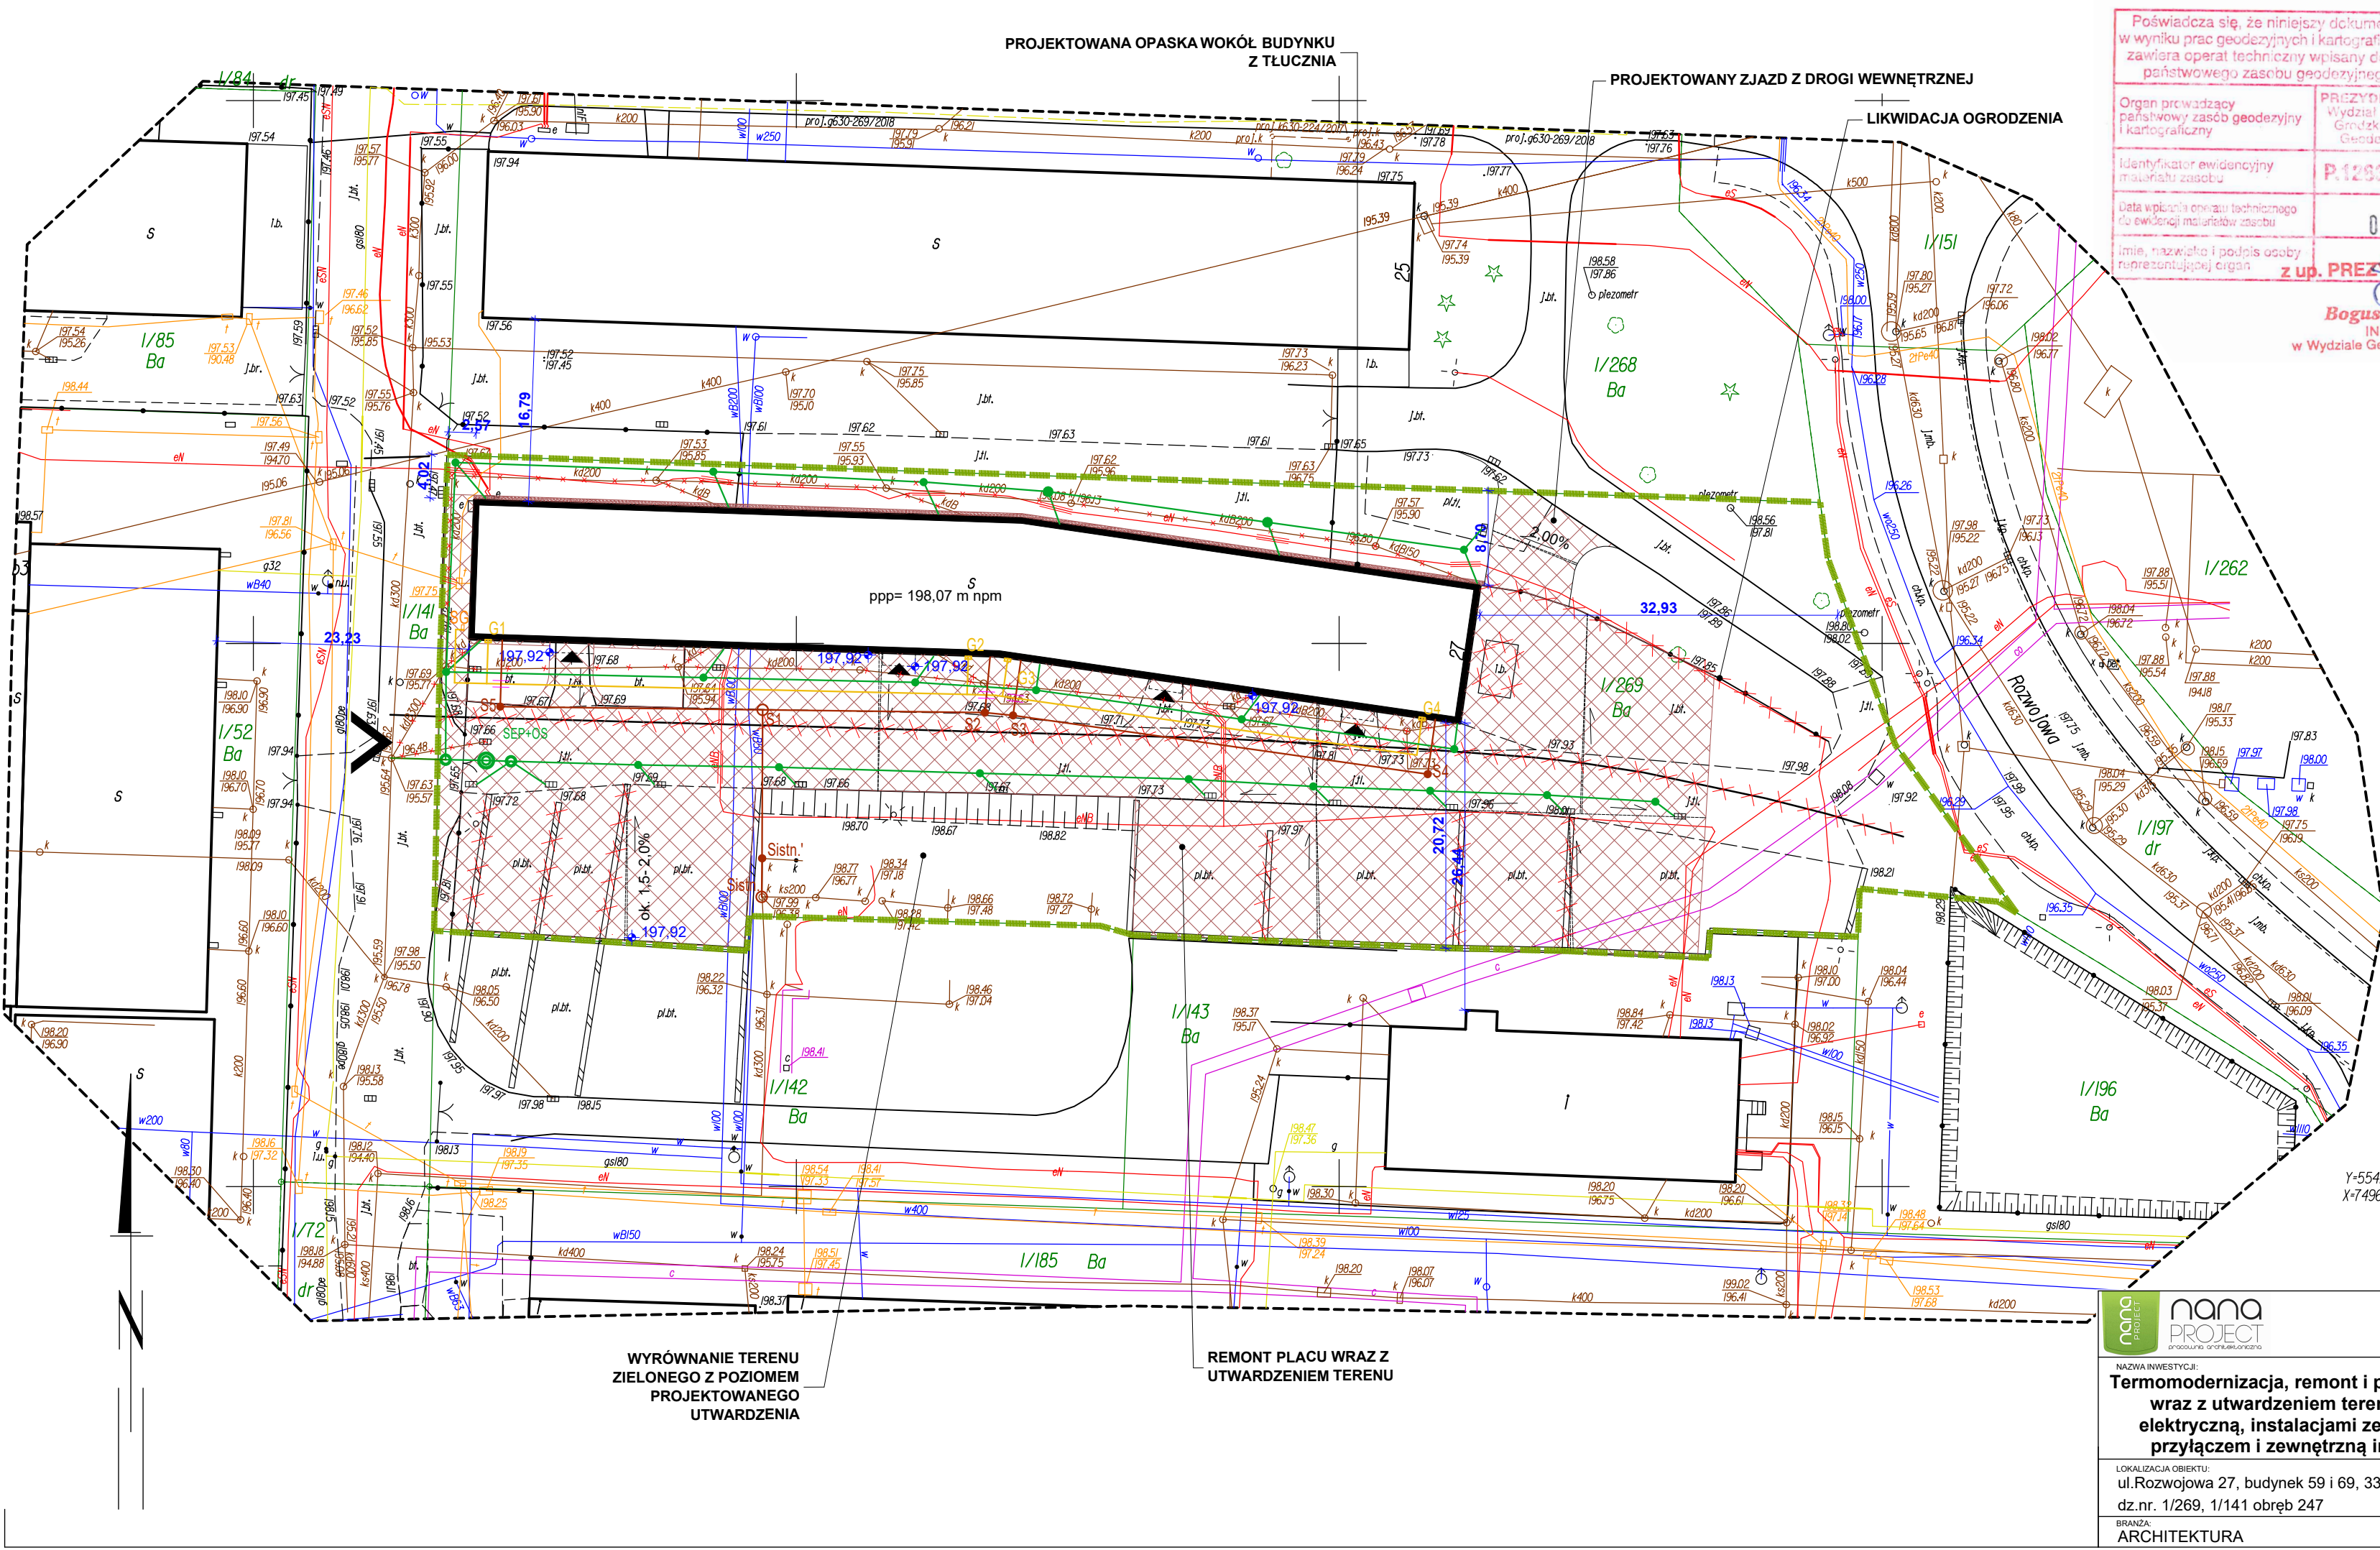

WYRÓWNANIE TERENU
ZIELONEGO Z POZIOMEM
PROJEKTOWANEGO
UTWARDZENIA

REMONT PLACU WRAZ Z
UTWARDZENIEM TERENU



NANA PROJECT SP. Z O. O.
ul. Krakowska 47/15, 33-100 Tarnów
tel./fax.: (014) 639 09 11, e-mail: biuro@nanaproject.pl

NAMZWA INWESTYCJI:
**Termomodernizacja, remont i przebudowa budynku magazynowego
wraz z utwardzeniem terenu, instalacją wewnętrzną wody i
elektryczną, instalacjami zewnętrznymi: gazu i sanitarną oraz
przyłączem i zewnętrzną instalacją kanalizacji deszczowej.**

LOKALIZACJA OBIEKTU:
ul.Rozwojowa 27, budynek 59 i 69, 33-100 Tarnów
dz.nr. 1/269, 1/141 obręb 247

BRANŻA:
ARCHITEKTURA

STADIUM:
PROJEKT BUDOWLANY

TYTUL RYSUNKU:

PROJEKT ZAGOSPODAROWANIA TERENU

NR PROJEKTU:	SYMBOL BRANŻY:	NR RYSUNKU:	SKALA:	DATA:
008	ARCH	Z-01	1:500	MARZEC 2019
PROJEKTANT W SPECJALNOŚCI ARCHITEKTONICZNO-BUDOWLANEJ: mgr inż. arch. Katarzyna Marczykiewicz-Habel			NR UPRAWNIENIE: Upr. Nr ewid. 29/PKOKK/2016 W SPECJ. ARCH.- BUD.	PODPIS:
SPRAWDZAJĄCY W SPECJALNOŚCI ARCHITEKTONICZNO-BUDOWLANEJ: mgr inż. arch. Sylwia Madejska-Mosor			NR UPRAWNIENIE: Upr. Nr ewid. MPOIA/007/2015 W SPECJ. ARCH.- BUD.	
PROJEKTANT W SPECJALNOŚCI INSTALACYJNEJ: mgr inż. Dorota Sobieraj Felis			NR UPRAWNIENIE: Upr. Nr ewid. SWK/0140/PWBS/15 W spec.: Instalacyjna w zakresie sieci, instalacji i urządzeń cieplnych, wentylacyjnych gaz, wod-kan	
SPARWDZAJĄCY W SPECJALNOŚCI INSTALACYJNEJ: mgr inż. Mateusz Mleko			Upr. Nr ewid. SWK/0126/PBS/15 W spec.: Instalacyjna w zakresie sieci, instalacji i urządzeń cieplnych, wentylacyjnych gaz, wod-kan	